


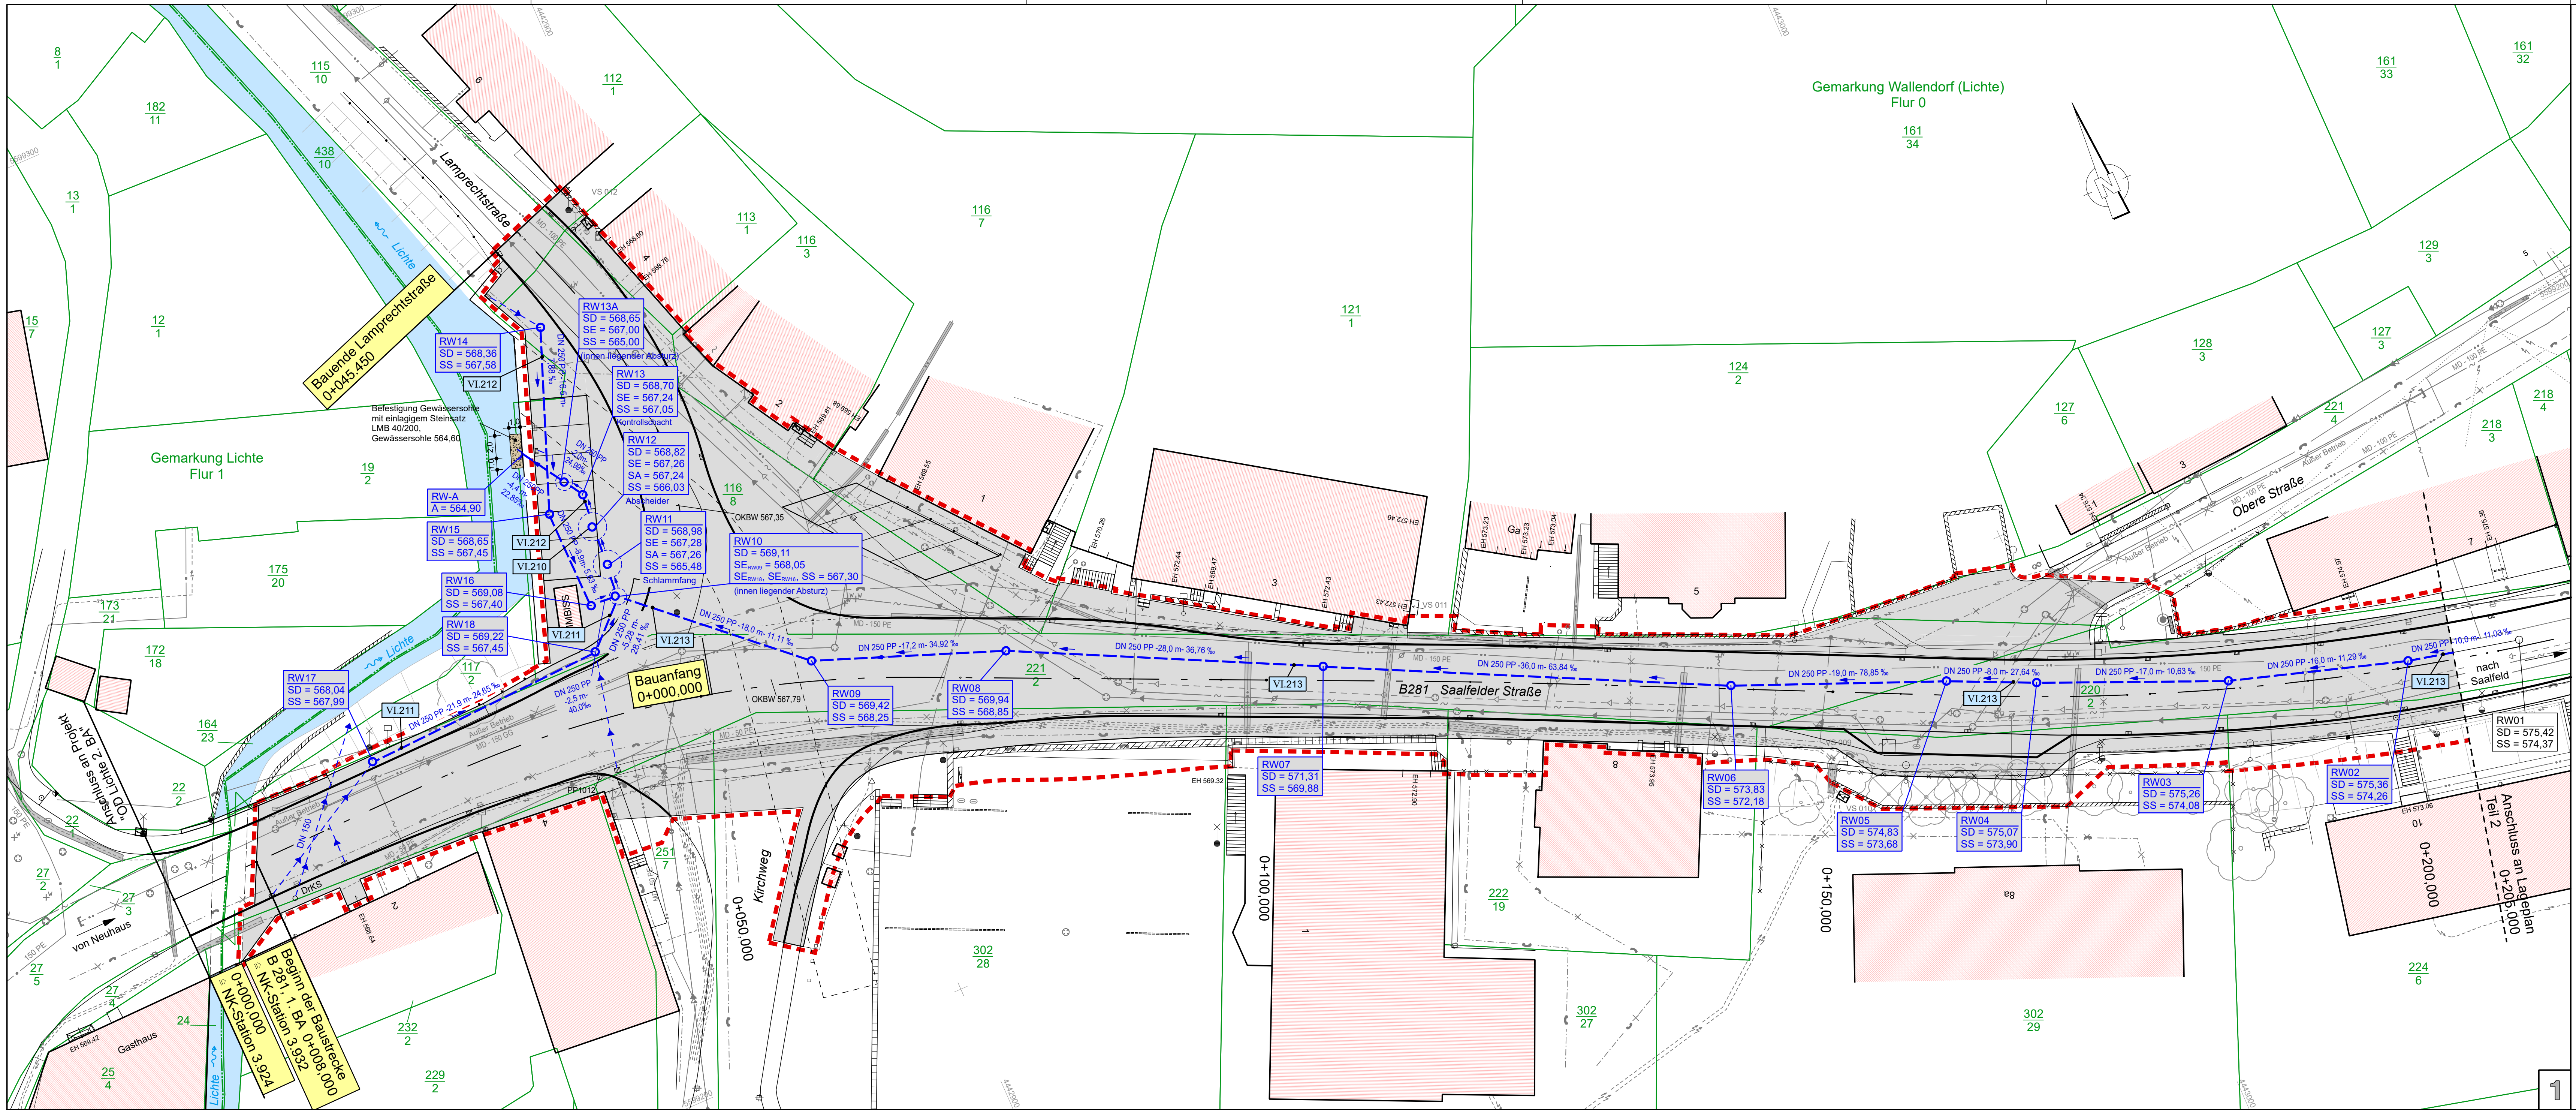


Zeichenerklärung:

geplanter Regenwasserkanal

- 250 Profilhöhe
- PP Material
- 9,00m- Haltungslänge
- 11,03 ‰ Sohlgefälle
- RW05 Schachtbezeichnung
- SD = 575,42 Oberkante Schacht
- SE = 574,37 Einläufe
- SS = 574,37 Schachtsohle
- Regenwasserkanal

Bestand

- Wasserversorgungsleitung
- Regenwasserkanal
- Schmutzwasserkanal
- Mischwasserkanal
- Niederdruck - Gasleitung (ND)
- Mitteldruck - Gasleitung (MD)
- Hochdruck - Gasleitung (HD)
- Hochdruck - Ferngasleitung DN 400
- MS-Kabel
- NS-Kabel
- NS-Freileitung
- Telekom - Kabelkanal
- Telekom - Kabel, erdverlegt
- Telekom - Kabel, stillgelegt (im Erdreich verblieben)
- Telekom - Freileitung an vorhandenem Holzmast
- Kabelschutzrohr
- Feststellungsgrenze
- VL lfd. Nummer nach Regelungsverzeichnis (Unterlage 11)

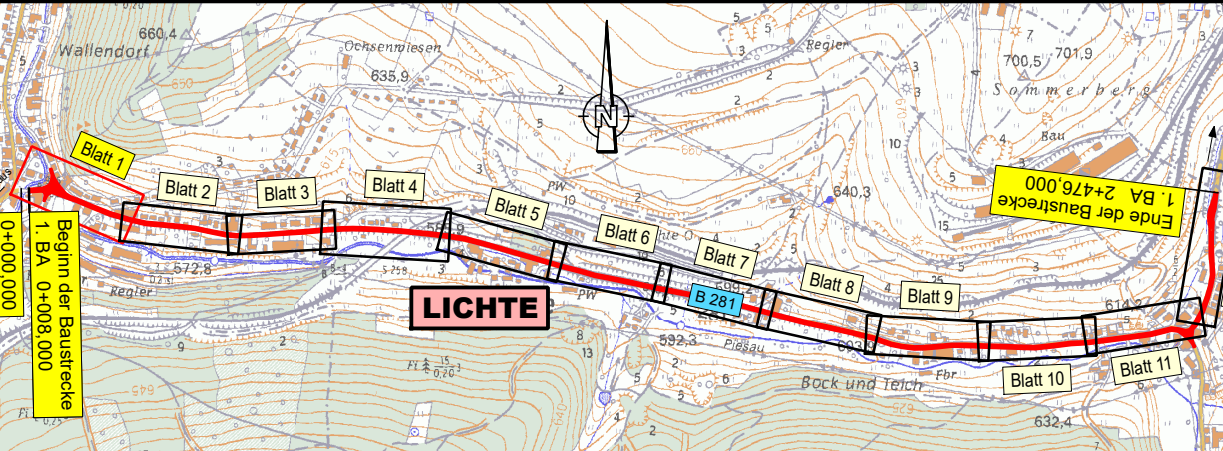

Entwurfsbearbeitung:	bearbeitet:	April 2020	Franze
Straßen-, Tief- und Hochbauprojektierung GmbH (sth) Suhl	gezeichnet:	April 2020	Traut
	geprüft:		
Erich-Krempel-Straße 12 98527 Suhl Tel.: (03681) 858-0 Fax: (03681) 858-250	Projekt-Nr.:	4 585 800	

Thüringer Landesamt für Bau und Verkehr Region Mitte 99086 Erfurt	geprüft:	
Hohenwindenstraße 14	Erfurt, den	

Nr.	Art der Änderung	Datum	Zeichen

FESTSTELLUNGSENTWURF

Thüringer Landesamt für Bau und Verkehr - Region Mitte Straße: B 281 Station: von NK 5432 002 3.932 bis NK 5433 004 6.121 von NK 5433 004 0.000 bis NK 5433 005 0.279	Unterlage / Blatt-Nr.: 8.1 / 1 Lageplan RW-Kanal Teil 1 Maßstab: 1 : 250
--	---

B 281 Ortsdurchfahrt Lichte, 1. BA Bau-km 0+008,000 bis Bau-km 2+476,000 RW-Kanal - Neuverlegung von Bau-km 0+008,000 bis Bau-km 0+205,000

aufgestellt: Thüringer Landesamt für Bau und Verkehr Region Mitte	
Erfurt, den	

Lagebezug: GK
Höhenbezug: NNH