


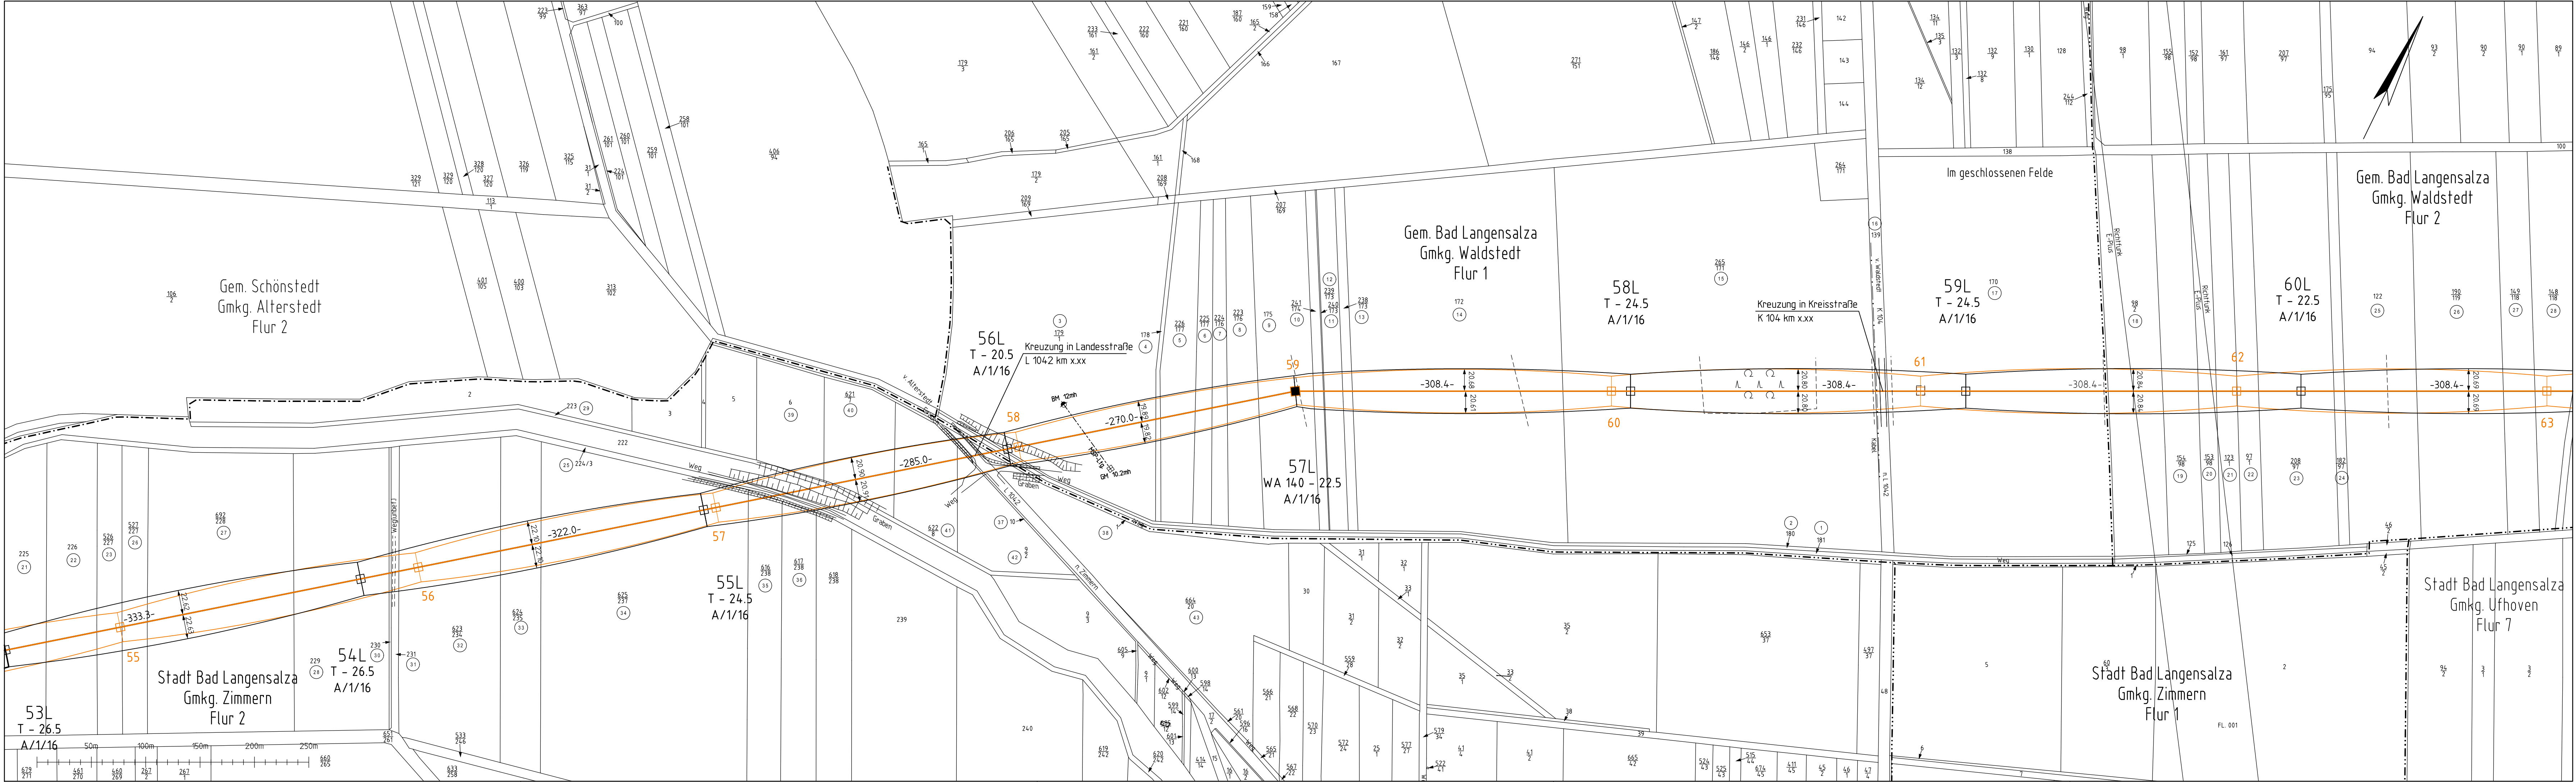

PLANFESTSTELLUNG

aufgestellt:  
Thüringer Energienetze GmbH & Co. KG

Erfurt, den 08.11.2024 gez. Litzkendorf

Thüringer  
Energienetze

10

LAGEPLAN

110-kV-Leitung

Ebenheim-Langensalza

Mast 54L - Mast 60L

Maßstab 1:2500

|                 |           |            |                       |
|-----------------|-----------|------------|-----------------------|
| Gemeinde        | Gemarkung | Flur/Blatt | Landkreis             |
| Bad Langensalza | Zimmern   | 2          | Unstrut-Hainich-Kreis |
| Bad Langensalza | Waldstedt | 1,2        | Unstrut-Hainich-Kreis |

Demontage

Planung

Stand: Juni 2023

|             |                |          |          |            |         |       |      |
|-------------|----------------|----------|----------|------------|---------|-------|------|
| geändert    |                |          |          |            |         |       |      |
| revidiert   |                |          |          |            |         |       |      |
| geprüft     |                |          |          | geändert   |         |       |      |
| bearbeitet  | Juni 2023      | Strieder | EUROPTEN | gesehen    |         |       |      |
| gezeichnet  | Oktober 2015   | Strieder | ALTRASS  | Ausführung |         |       |      |
| eingemessen | September 2015 | Strieder | ALTRASS  | geprüft    | Planung |       |      |
|             | Datum          | Name     | Firma    |            |         | Datum | Name |

EUROPTEN

Thüringer Energienetze GmbH & Co. KG