




PLANFESTSTELLUNG

aufgestellt:
Thüringer Energienetze GmbH & Co. KG
Erfurt, den 08.11.2024 gez. Litzkendorf

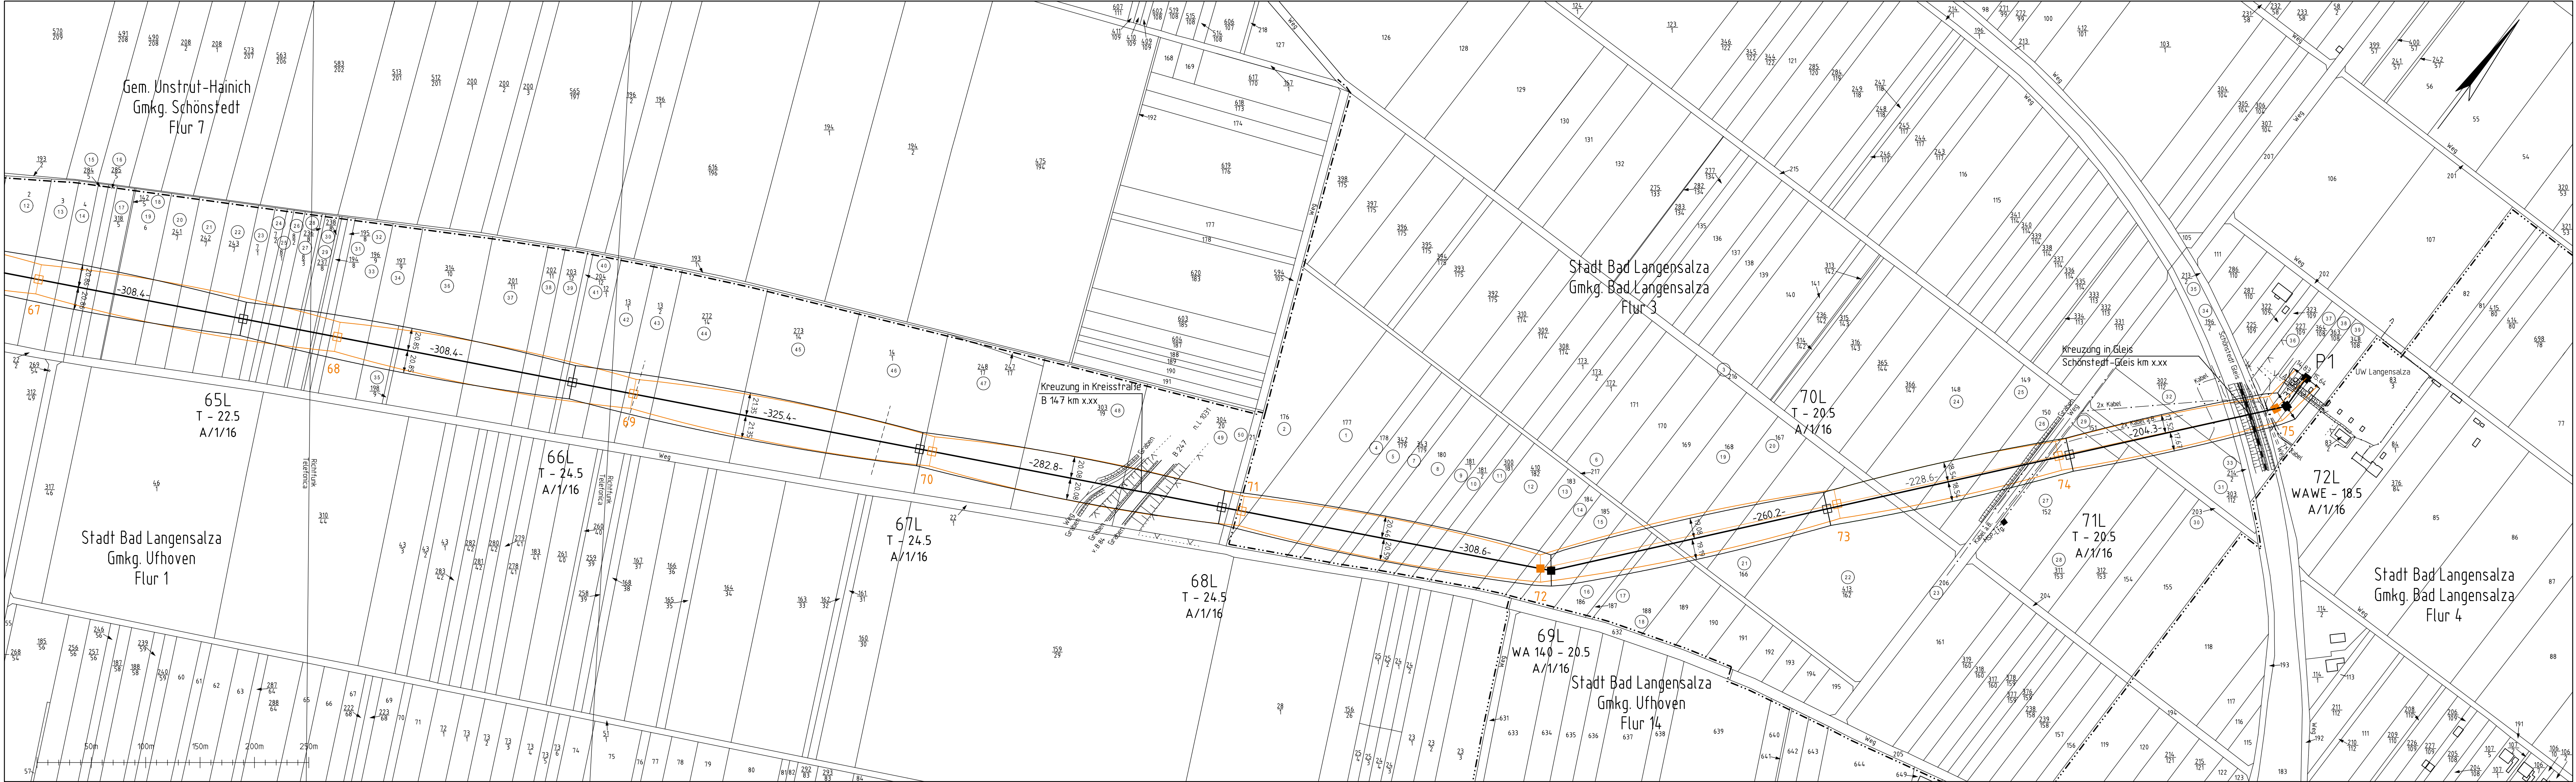

LAGEPLAN
110-kV-Leitung
Ebenheim-Langensalza
Mast 65L - Portal

Maßstab 1:2500

Gemeinde	Gemarkung	Flur/Blatt	Landkreis
Bad Langensalza	Ufhoven	1	Unstrut-Hainich-Kreis
Bad Langensalza	Bad Langensalza	3	Unstrut-Hainich-Kreis

— : Demontage
Planung
Stand: Juni 2023

geändert					
revidiert					
geprüft				geändert	
bearbeitet	Juni 2023	Strieder	EUROPTEN	gesehen	
gezeichnet	Oktober 2015	Strieder	ALTRASS	Ausführung	
eingemessen	September 2015	Strieder	ALTRASS	geprüft	Planung
	Datum	Name	Firma		Datum



Thüringer Energienetze GmbH & Co. KG