


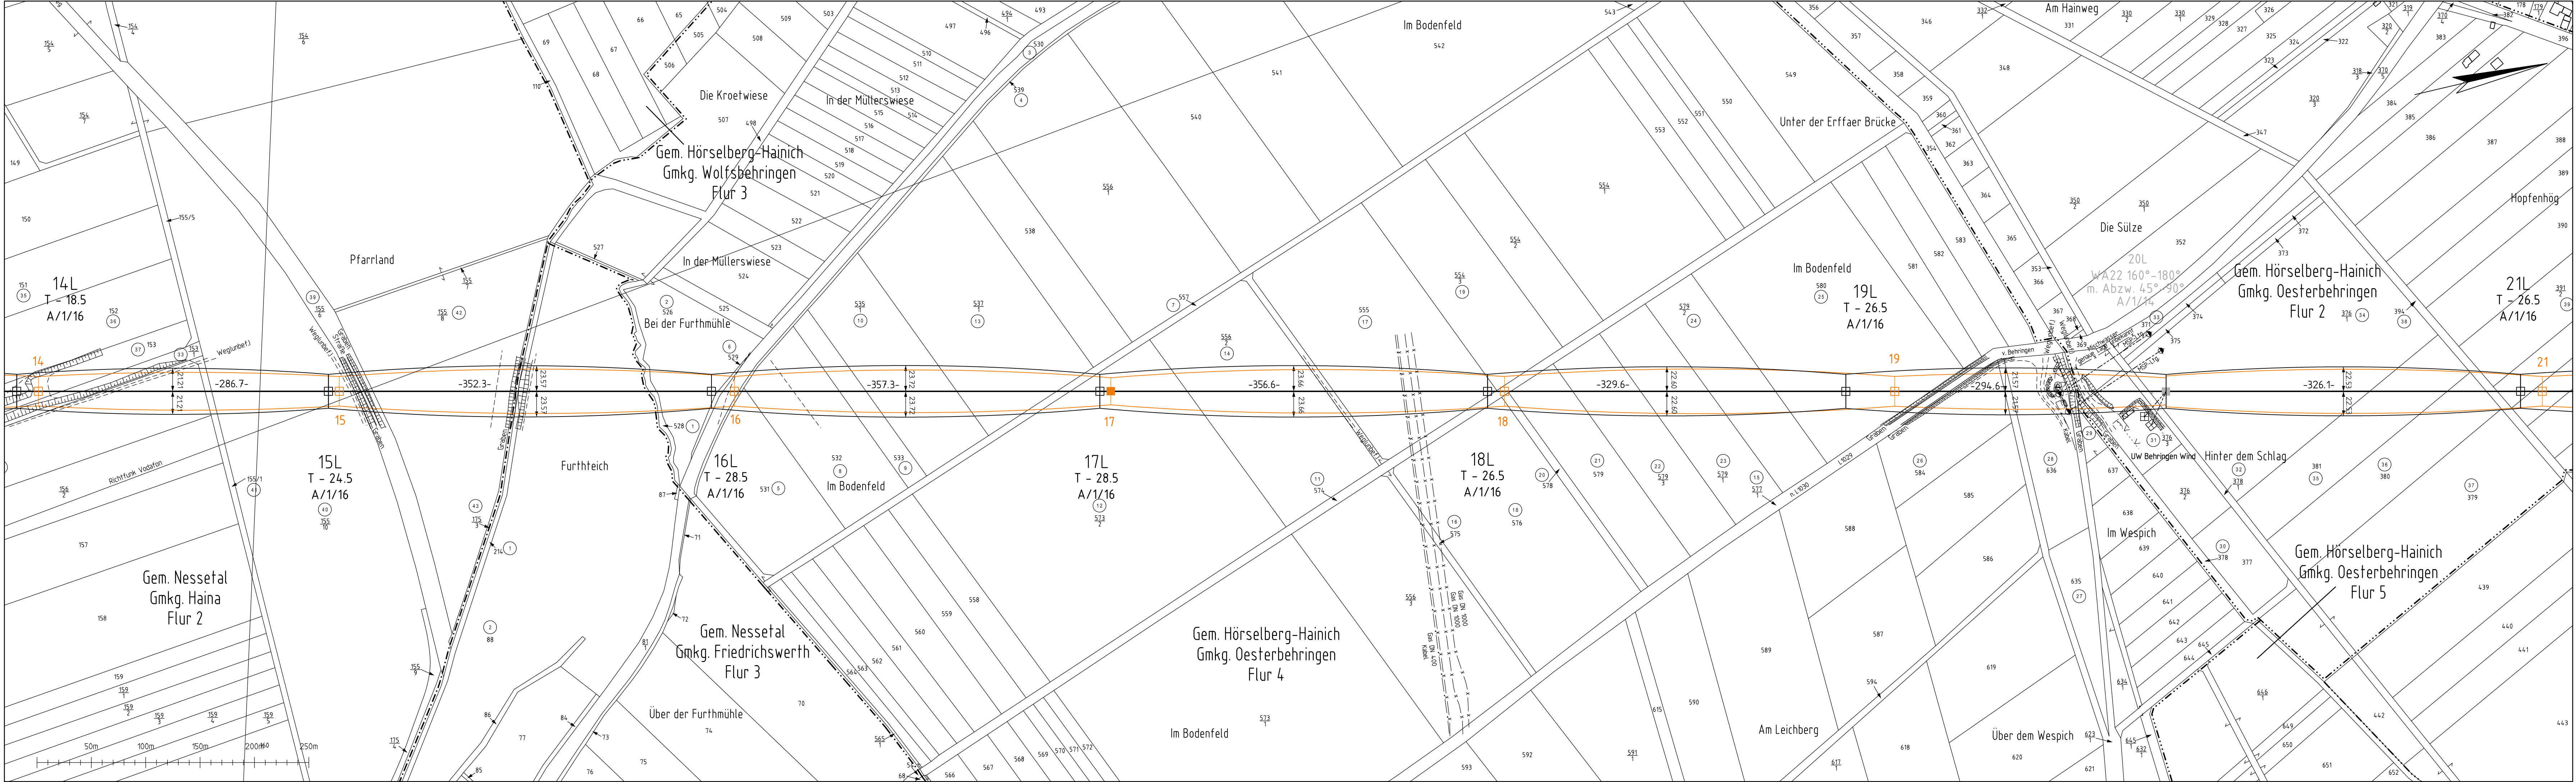

PLANFESTSTELLUNG

aufgestellt:
Thüringer Energienetze GmbH & Co. KG

Erfurt, den 08.11.2024 gez. Litzkendorf

Thüringer
Energienetze

4

LAGEPLAN

110-kV-Leitung

Ebenheim-Langensalza

Mast 14L - Mast 21L

Maßstab 1:2500

Gemeinde	Gemarkung	Flur/Blatt	Landkreis
Nesselal	Haina	2	Gotha
Nesselal	Friedrichswerth	3	Gotha
Hörselberg-Hainich	Oesterbehringen	2,4	Wartburgkreis

— : Bestand (bleibt erhalten)

— : Demontage

Planung
Stand: Juni 2023

geändert						
revidiert						
geprüft				geändert		
bearbeitet	Juni 2023	Strieder	EUROPTEN	gesehen		
gezeichnet	Oktober 2015	Strieder	ALTRASS	Ausführung		
eingemessen	September 2015	Strieder	ALTRASS	geprüft	Planung	
	Datum	Name	Firma		Datum	Name

EUROPTEN

Thüringer Energienetze GmbH & Co. KG