




PLANFESTSTELLUNG

aufgestellt: Thüringer Energienetze GmbH & Co. KG	
Erfurt, den 08.11.2024 gez. Litzkendorf	

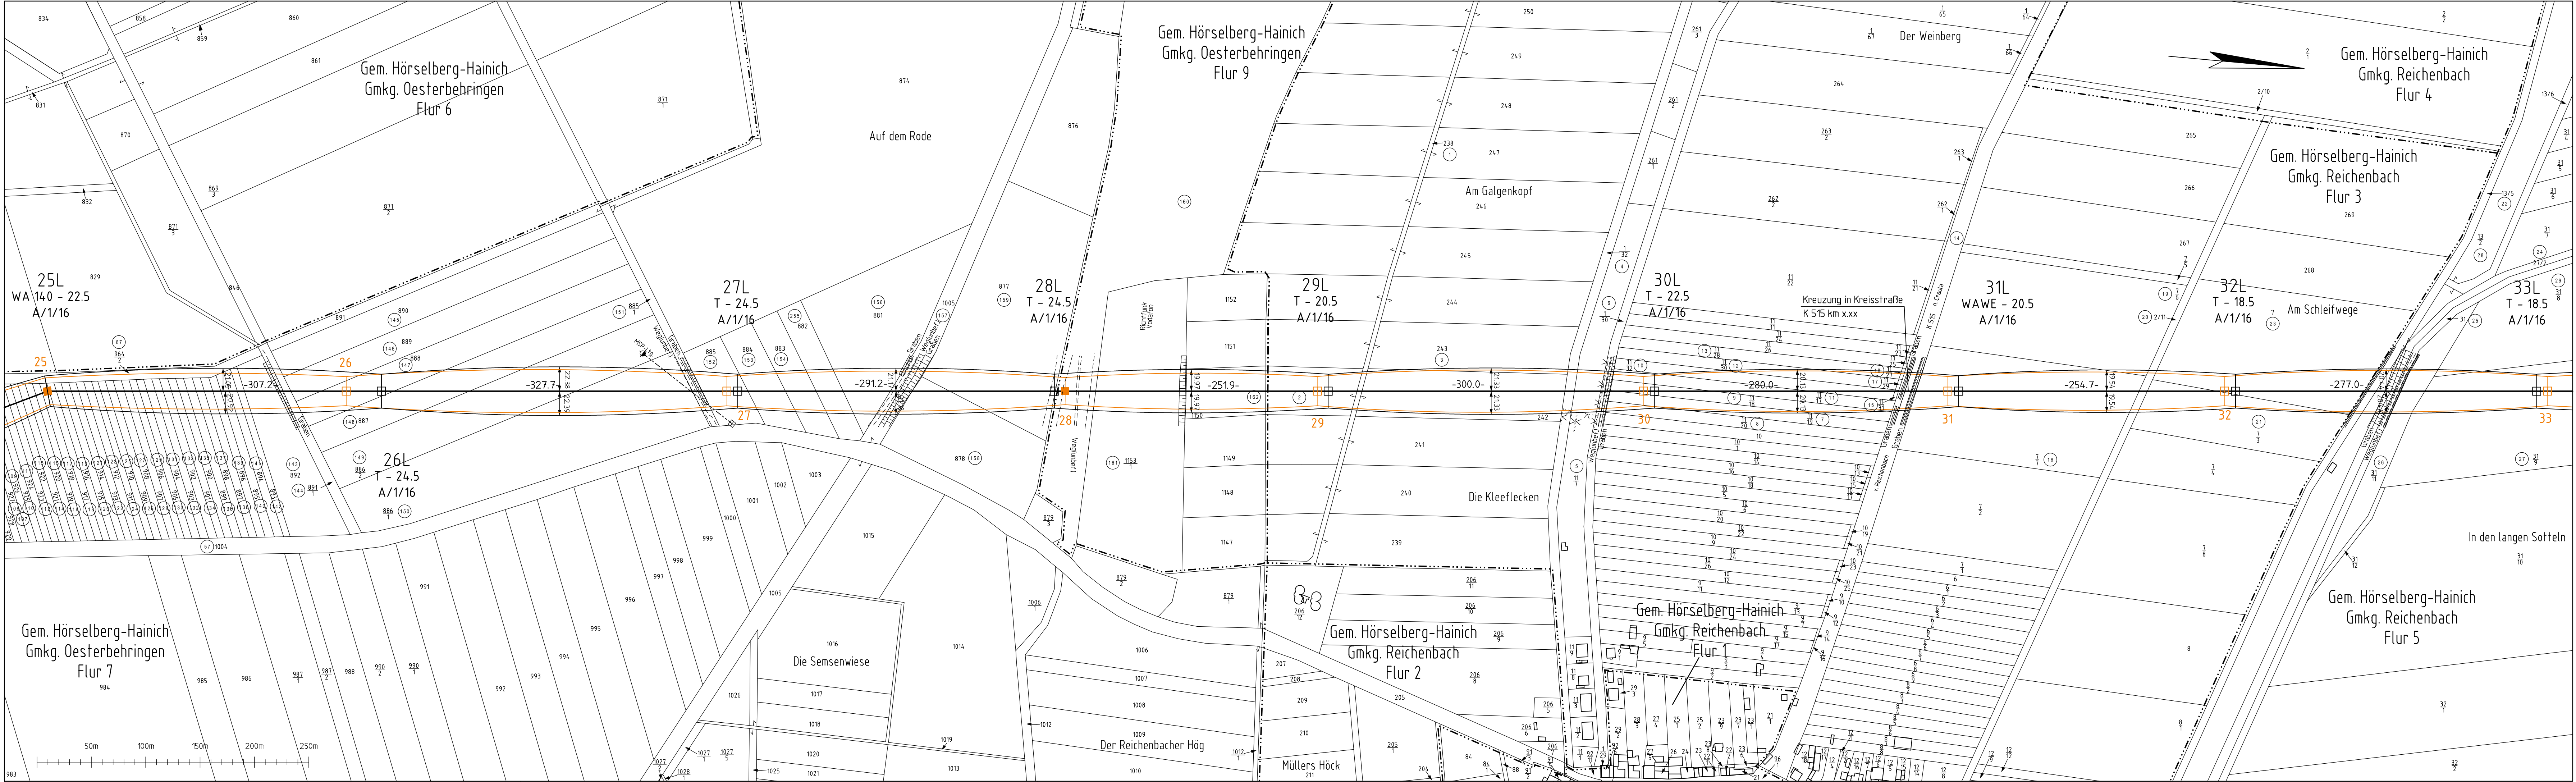

6

LAGEPLAN
110-kV-Leitung
Ebenheim-Langensalza
Mast 25L - Mast 33L

Maßstab 1:2500

Gemeinde	Gemarkung	Flur/Blatt	Landkreis
Hörselberg-Hainich	Oesterbehningen	7,9	Wartburgkreis
Hörselberg-Hainich	Reichenbach	3,5	Wartburgkreis

— : Demontage
Planung
Stand: Juni 2023

geändert							
revidiert							
geprüft				geändert			
bearbeitet	Juni 2023	Strieder	EUROPTEN	gesehen			
gezeichnet	Oktober 2015	Strieder	ALTRASS	Ausführung			
eingemessen	September 2015	Strieder	ALTRASS	geprüft	Planung		
	Datum	Name	Firma			Datum	Name



Thüringer Energienetze GmbH & Co. KG