


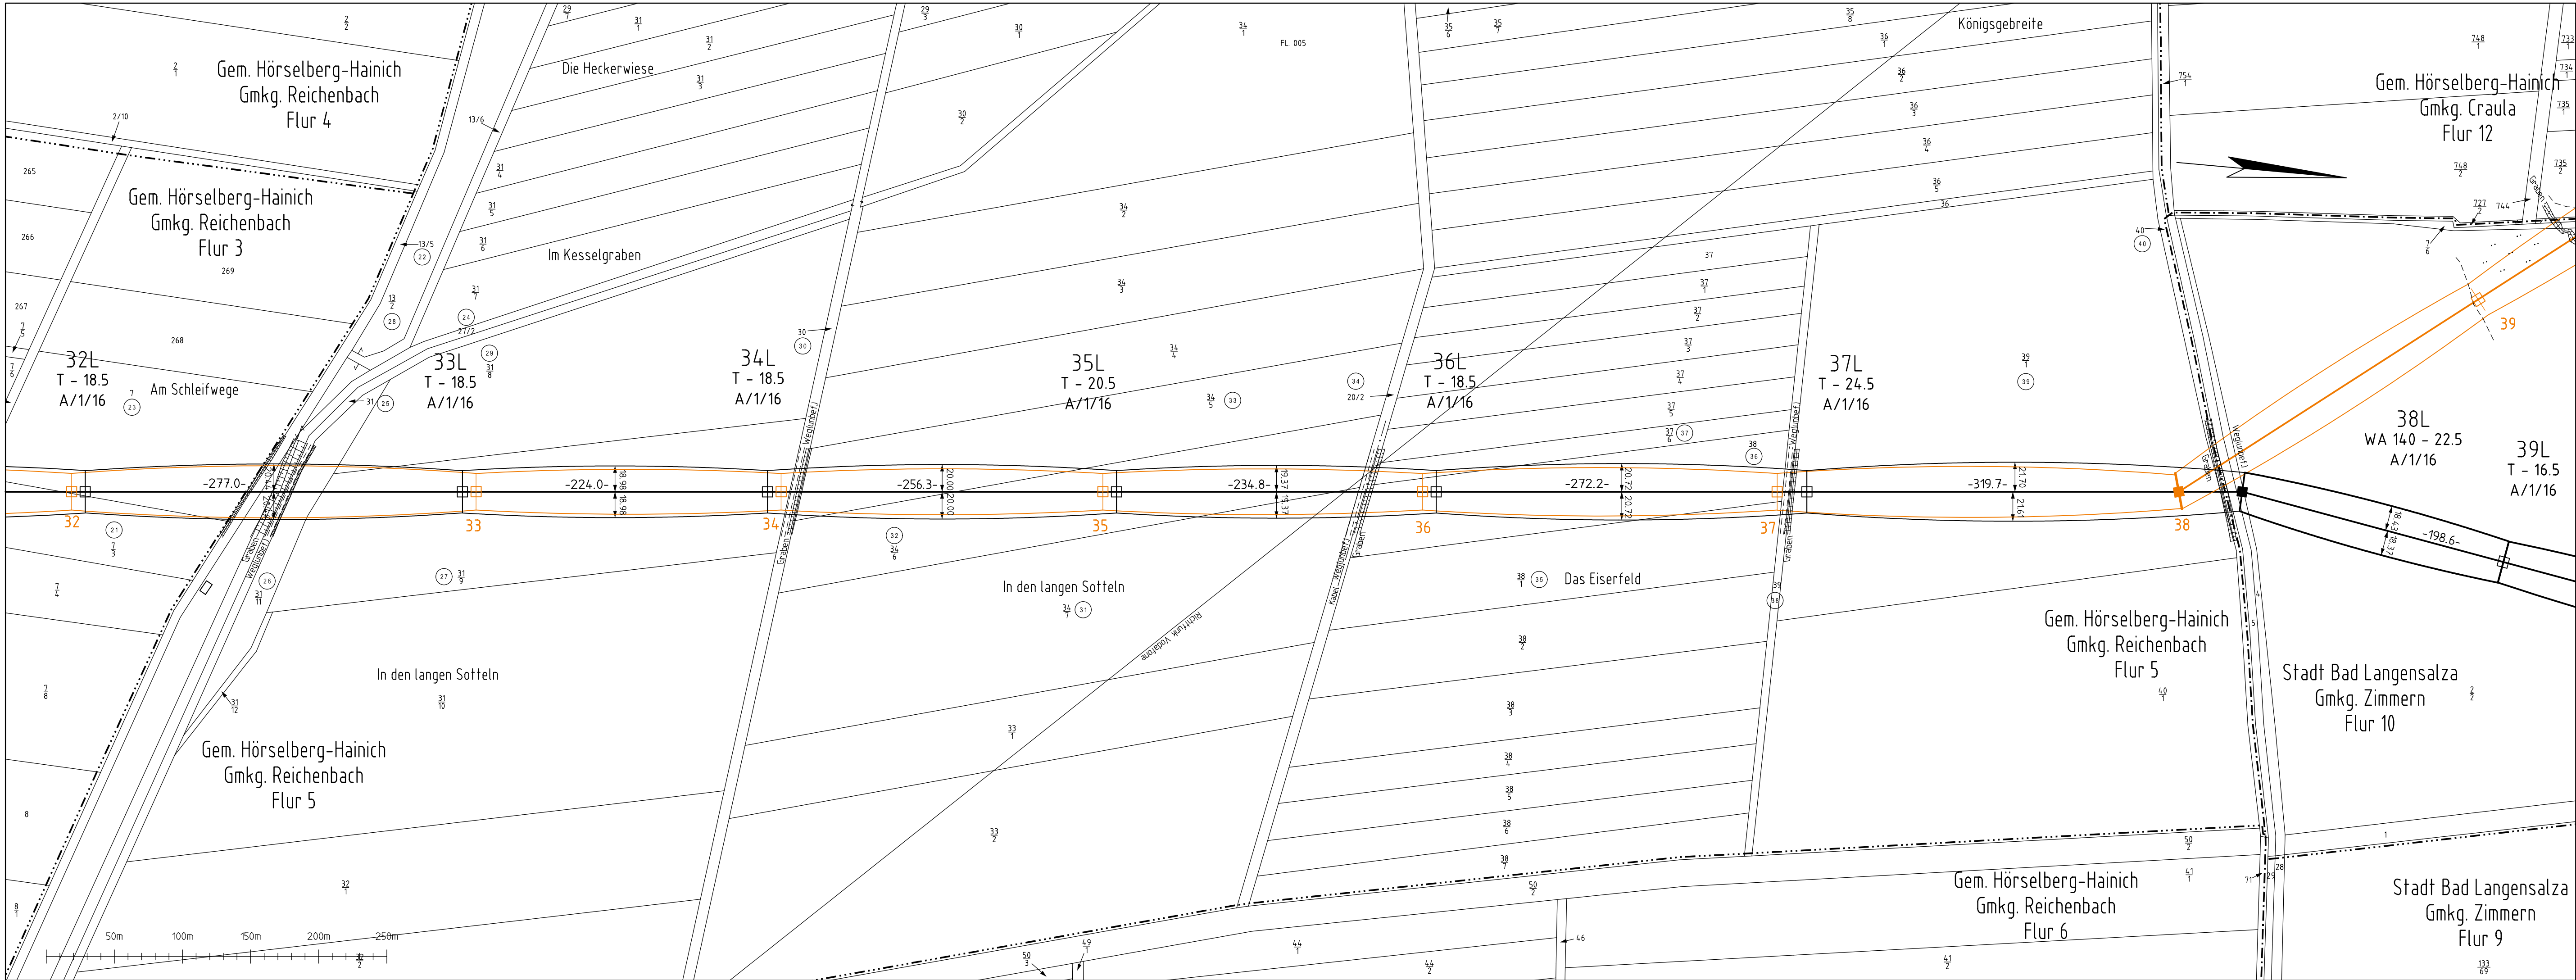

PLANFESTSTELLUNG

aufgestellt:	
Thüringer Energienetze GmbH & Co. KG	
Erfurt, den 08.11.2024 gez. Litzkendorf	



LAGEPLAN
110-kV-Leitung
Ebenheim-Langensalza
Mast 32L - Mast 39L

Maßstab 1:2500

Gemeinde	Gemarkung	Flur/Blatt	Landkreis
Hörselberh-Hainich Bad Langensalza	Reichenbach Zimmern	3,5 10	Wartburgkreis Unstrut-Hainich-Kreis

— : Demontage

Planung
Stand: Juni 2023

geändert					
revidiert					
geprüft	-	-	-	geändert	
bearbeitet	Juni 2023	Strieder	EUROPTEN	gesehen	
gezeichnet	Oktober 2015	Strieder	ALTRASS	Ausführung	
eingemessen	September 2015	Strieder	ALTRASS	geprüft	
	Datum	Name	Firma		Datum



Thüringer Energienetze GmbH & Co. KG