


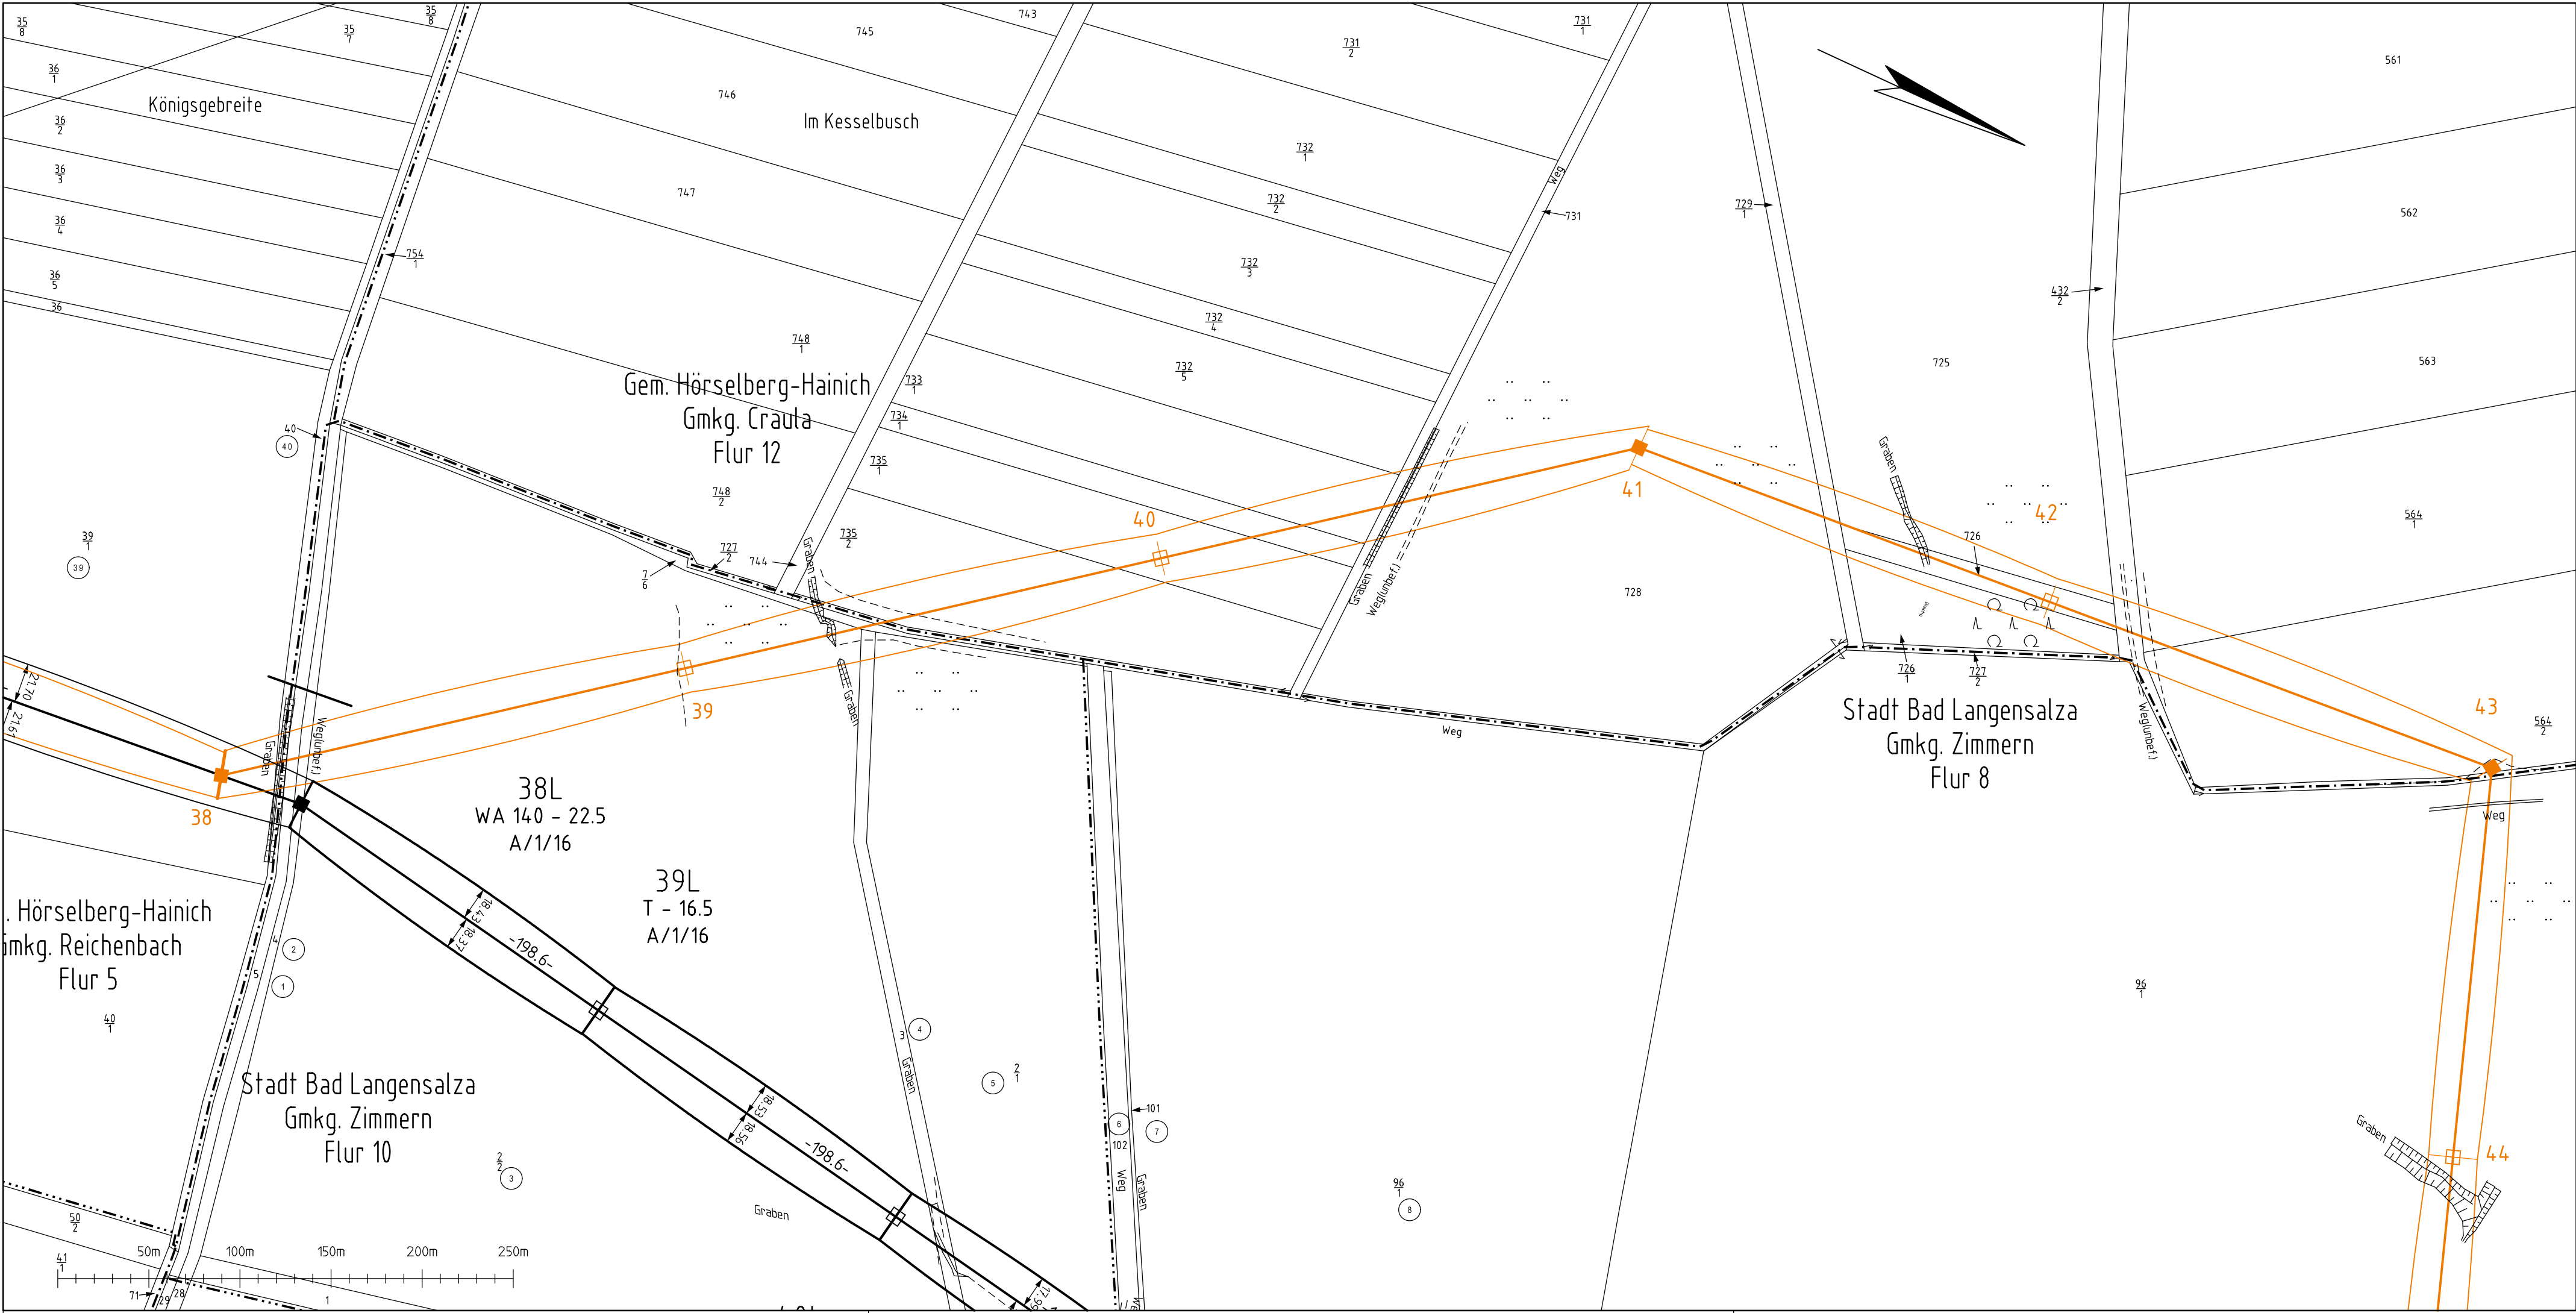

PLANFESTSTELLUNG

aufgestellt: Thüringer Energienetze GmbH & Co. KG	
Erfurt, den 08.11.2024 gez. Litzkendorf	



8.1

LAGEPLAN
110-kV-Leitung
Ebenheim-Langensalza
Mast 38 - Mast 44

Maßstab 1:2500

Gemeinde	Gemarkung	Flur/Blatt	Landkreis
Hörselberg-Hainich Hörselberg-Hainich Bad Langensalza	Reichenbach Crauta Zimmern	5 12 8,10	Wartburgkreis Wartburgkreis Unstrut-Hainich-Kreis

— : Demontage

Planung
Stand: Juni 2023

geändert						
revidiert						
geprüft	-	-	-	geändert		
bearbeitet	Juni 2023	Strieder	EUROPTEN	gesehen		
gezeichnet	Oktober 2015	Strieder	ALTRASS	Ausführung		
eingemessen	September 2015	Strieder	ALTRASS	geprüft	Planung	
	Datum	Name	Firma		Datum	Name



Thüringer Energienetze GmbH & Co. KG