




PLANFESTSTELLUNG

aufgestellt:	
Thüringer Energienetze GmbH & Co. KG	
Erfurt, den 08.11.2024 gez. Litzkendorf	

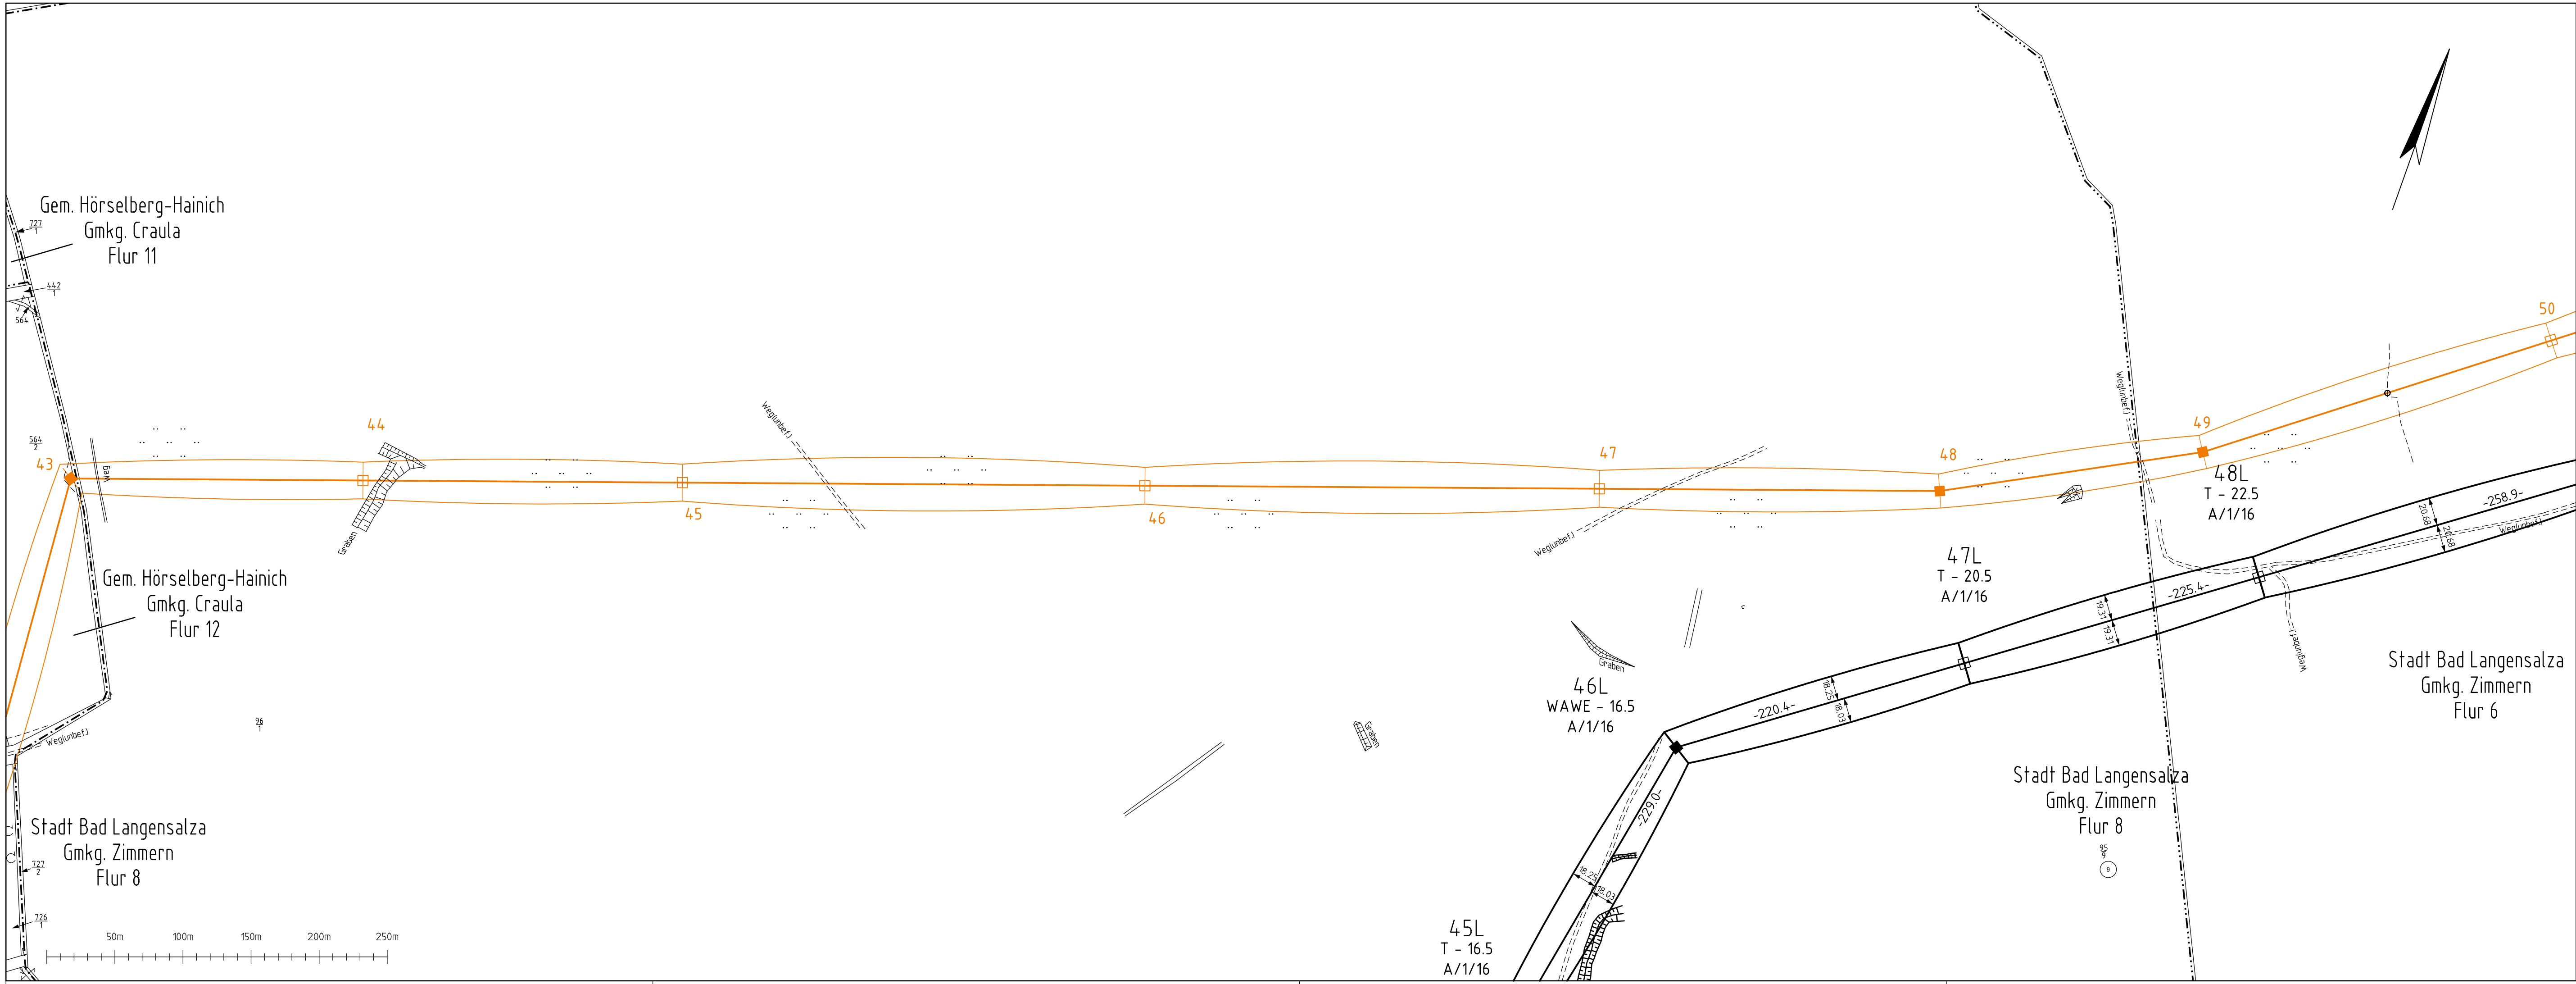

8.2

LAGEPLAN
110-kV-Leitung
Ebenheim-Langensalza
Mast 43 - Mast 50

Maßstab 1:2500

Gemeinde	Gemarkung	Flur/Blatt	Landkreis
Hörselberg-Hainich Bad Langensalza	Craula Zimmern	12 6,8	Wartburgkreis Unstrut-Hainich-Kreis

— : Demontage
Planung
Stand: Juni 2023

geändert						
revidiert						
geprüft	-	-	-	geändert		
bearbeitet	Juni 2023	Strieder	EUROPTEN	gesehen		
gezeichnet	Oktober 2015	Strieder	ALTRASS	Ausführung		
eingemessen	September 2015	Strieder	ALTRASS	geprüft	Planung	
	Datum	Name	Firma		Datum	Name



Thüringer Energienetze GmbH & Co. KG